


SO 02.1 STAVIDLOVÝ OBJEKT

PŮDORYS

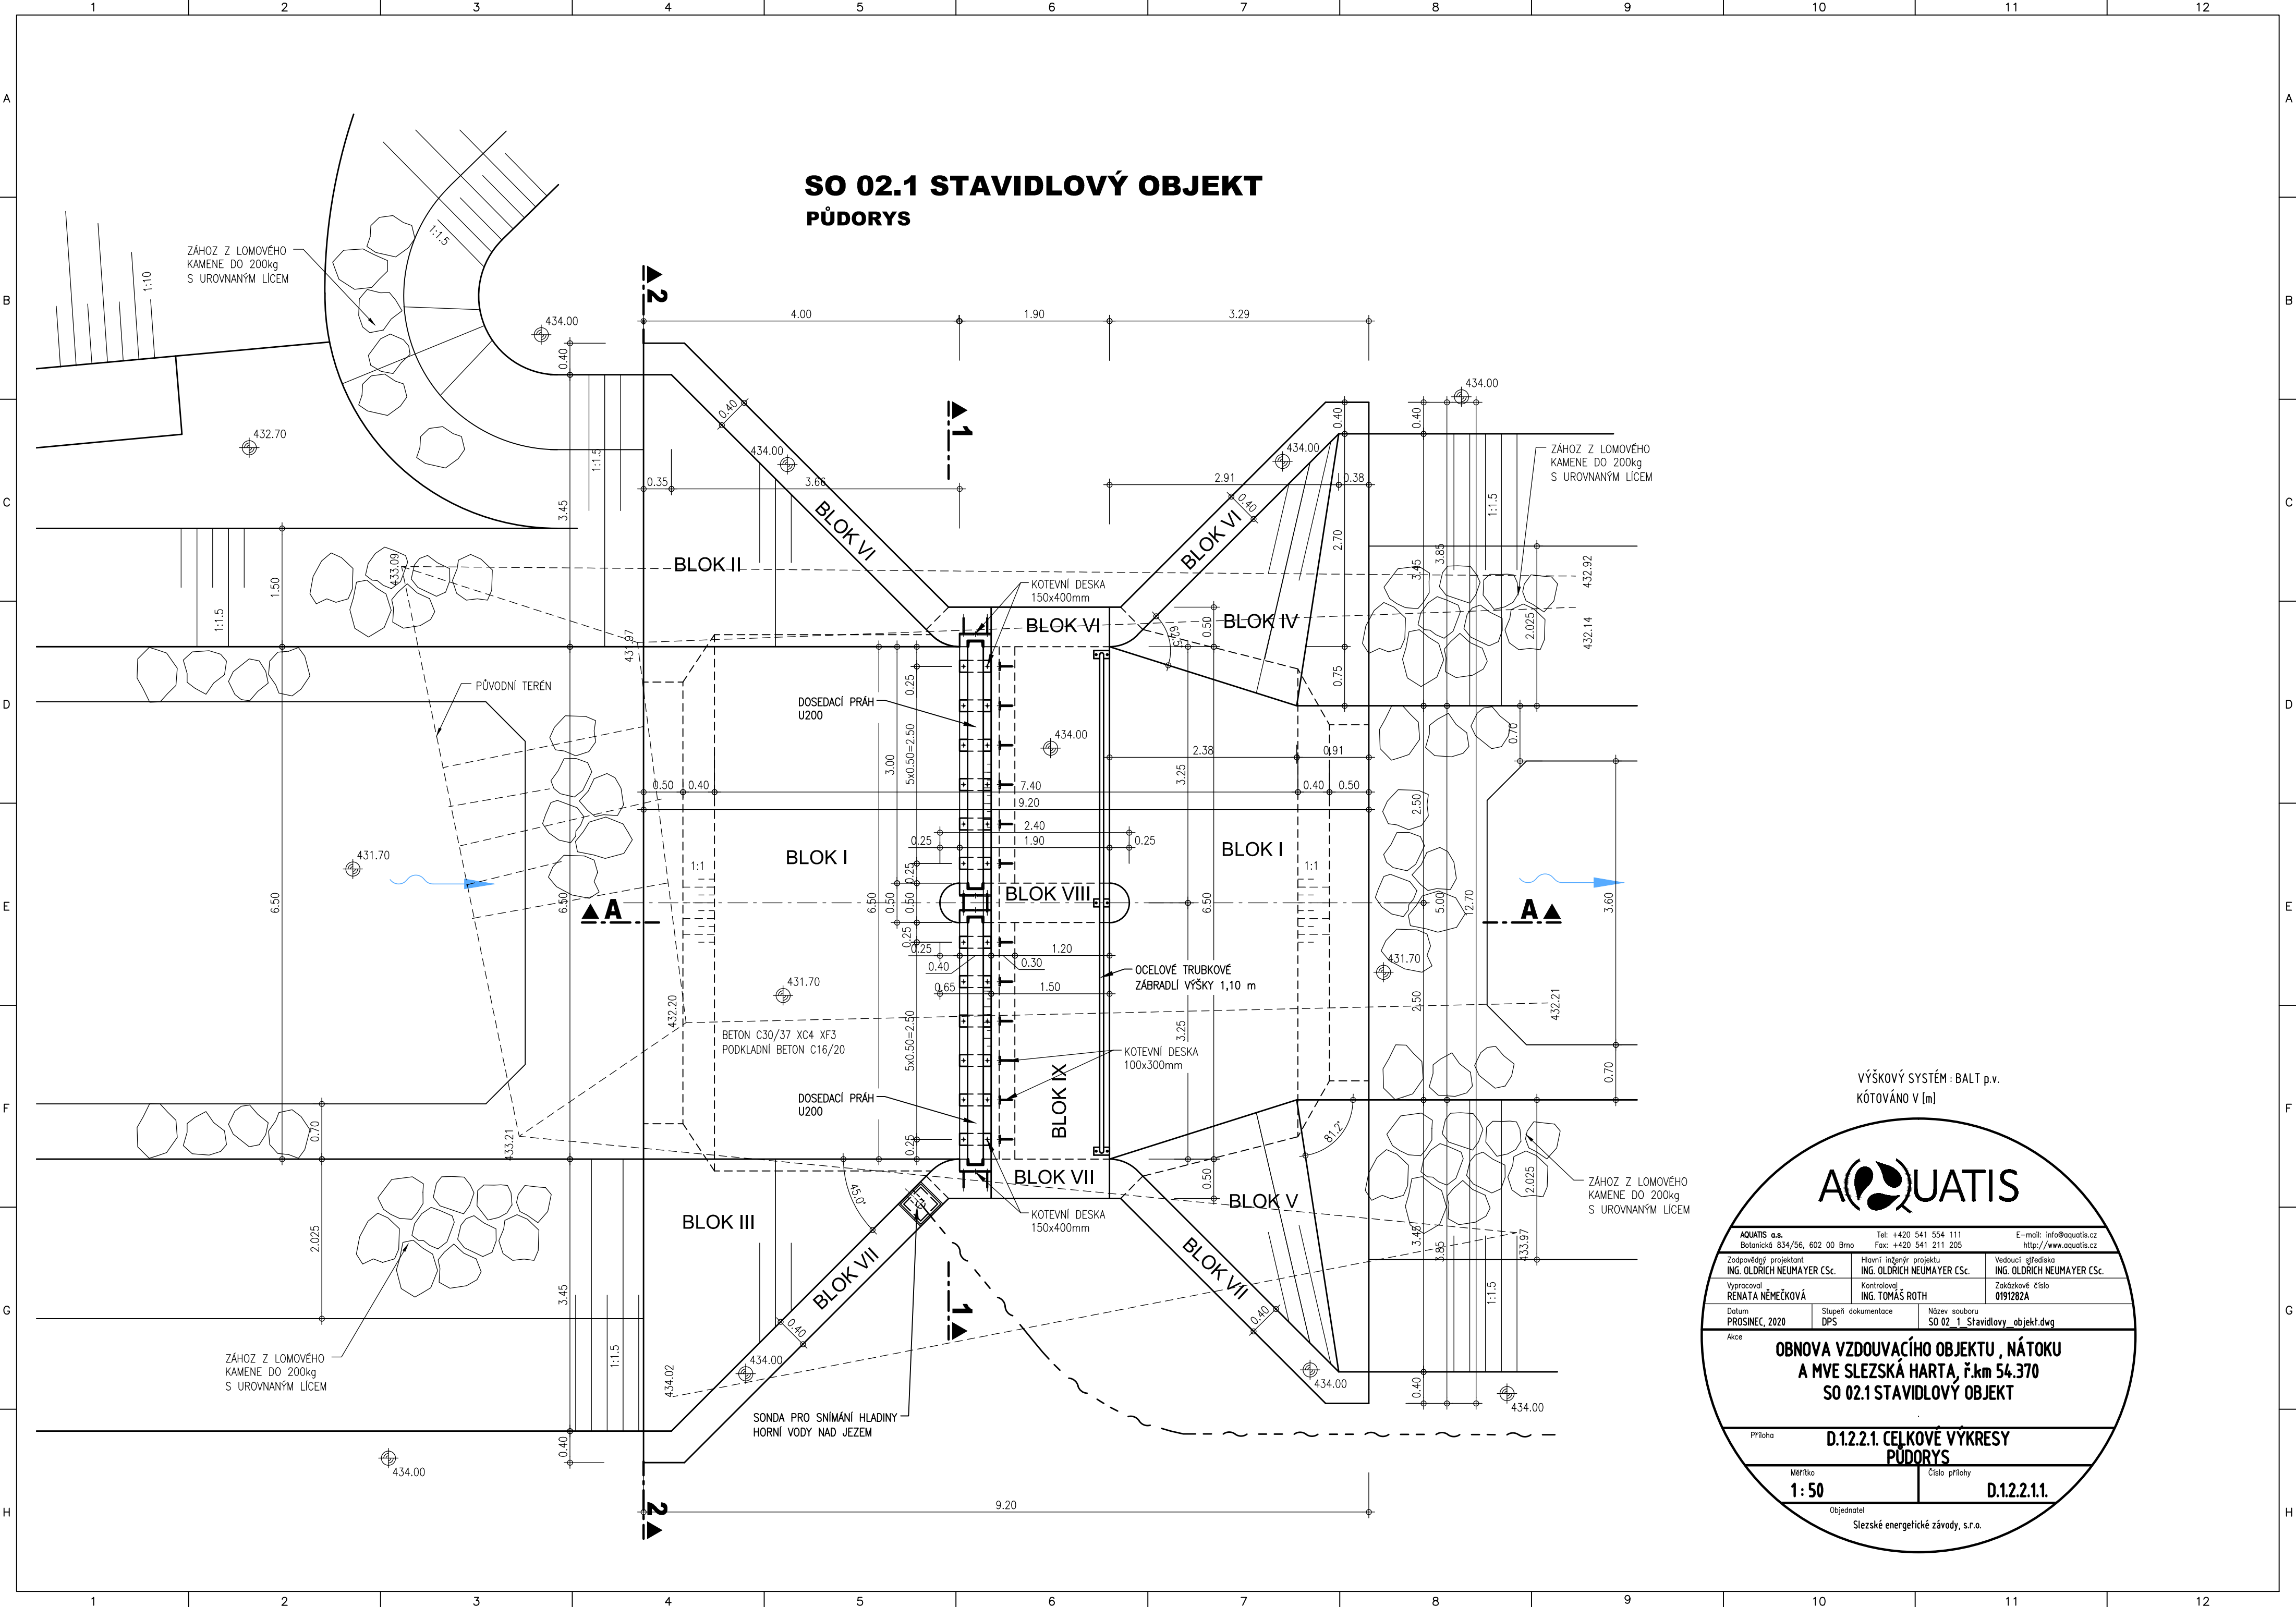

VÝŠKOVÝ SYSTÉM : BALT p.v.
KÓTOVÁNO V [m]



AQUATE s.r.o. Botanická 834/56, 602 00 Brno		Tel: +420 541 554 111 Fax: +420 541 211 205		E-mail: info@aquate.cz http://www.aquate.cz	
Zodpovědný projektant ING. OLDŘICH NEUMAYER CSc.		Hlavní inženýr projektu ING. OLDŘICH NEUMAYER CSc.		Vedoucí střediska ING. OLDŘICH NEUMAYER CSc.	
Vypracoval RENATA NĚMEČKOVÁ		Kontroloval ING. TOMÁŠ ROTH		Zakázkové číslo 0191282A	
Datum PROSINEC, 2020		Stupeň dokumentace DPS		Název souboru SO 02_1_Stavidlový_objekt.dwg	
OBNOVA VZDOUVACÍHO OBJEKTU, NÁTKOU A MVE SLEZSKÁ HARTA, ř.km 54,370 SO 02.1 STAVIDLOVÝ OBJEKT					
Příloha D.1.2.2.1. CELKOVÉ VÝKRESY PŮDORYS					
Měřítko 1:50			Číslo přílohy D.1.2.2.1.1.		
Objednatel Slezské energetické závody, s.r.o.					