


LEGENDA PO:

OZNAČENÍ	
EI 30 DP3	Požární odolnost dveří (oken)
REI 15 DP1	Požární odolnost stropu
REI 15 DP1	Požární odolnost stěn
C	Samozavírač dveří
S	Kouřetěsnost dveří
⊗	Nouzové osvětlení
▲	Přenosný hasicí přístroj
EPS	Elektrická požární signalizace
📢	Akustické poplachové zařízení
➡	Směr úniku
-.-.-	Hranice požárních úseků

LEGENDA POŽÁRNÍCH ÚSEKŮ :

Ozn. PÚ	Název požárního úseku
P1.01	Technické místnosti

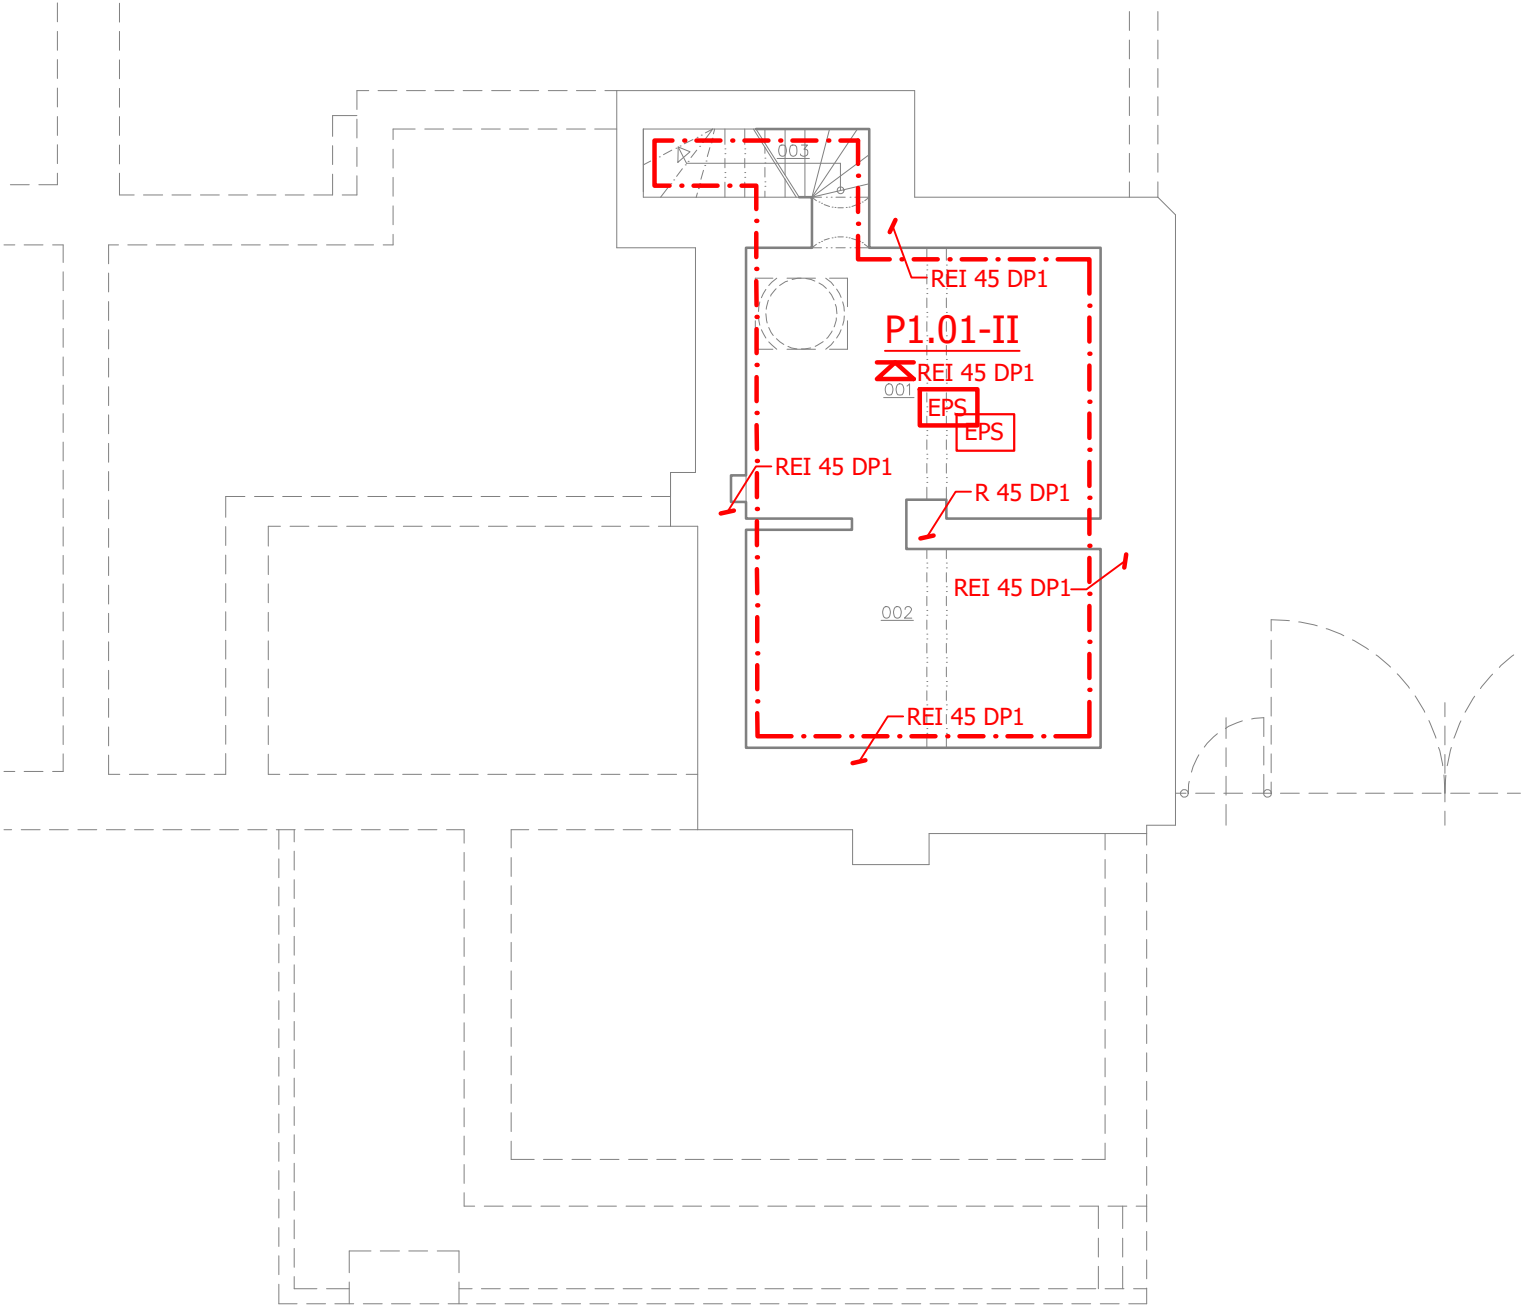

Název akce Domov se zvláštním režimem ESET		
Místo stavby Náměstí Smiřických 42/12 p. č. 74/1 k. ú. Uhříněves		
Vypracoval Ing. Marek Šaroch Otvovice 12 27 327 Otvovice		
Zodpovědný projektant Ing. Marek Šaroch ČKAIT 0013533		
Stavebník ESET-HELP, z.s. Úvalská 3411/47 100 00 Praha 10 - Strašnice		
Projektant stavební části M-PROject CZ s.r.o. Zelený Pruh 52 147 00 Praha 4		
Profese Požárně bezpečnostní řešení		Část D.1.3
Stupeň DSP	Datum 06/2024	Číslo paré
Měřítko 1:100	Revize 00	
Obsah Půdorys 1.PP		Číslo výkresu 01